


## 鷹巣体育館トイレ遠赤外線ヒーター修繕 仕様書

- 1 修繕年度 令和7年度
- 2 修繕番号 ス振修第3号
- 3 修繕名 鷹巣体育館トイレ遠赤外線ヒーター修繕
- 4 修繕場所 北秋田市鷹巣字東中岱11 地内（鷹巣体育館）
- 5 予定工期 契約締結の翌日～令和7年9月16日
- 6 修繕概要 トイレ遠赤外線ヒーター（天井埋込型）交換 男女各2箇所
- 7 設置機器
  - （1）既設品 グラスヒート SPW-M 天井埋込タイプ ㈱インターセントラル製
  - （2）交換品 サンヒート ESW-M 天井埋込タイプ //
- 8 届出手続 施工上必要な届出、手続等は速やかに行い、その費用はすべて受注者の負担とする。
- 9 完了報告 本修繕が完了したときは、修繕完了届とともに、完成図書（作業写真、完成写真、完成図等）を1部提出すること。
- 10 完成検査 発注者は、修繕完了届の提出があったときは、速やかに完成検査を行うものとする。
- 11 その他 本仕様書及び設計書に記載がない事項については、担当職員と協議の上決定する。

平面図

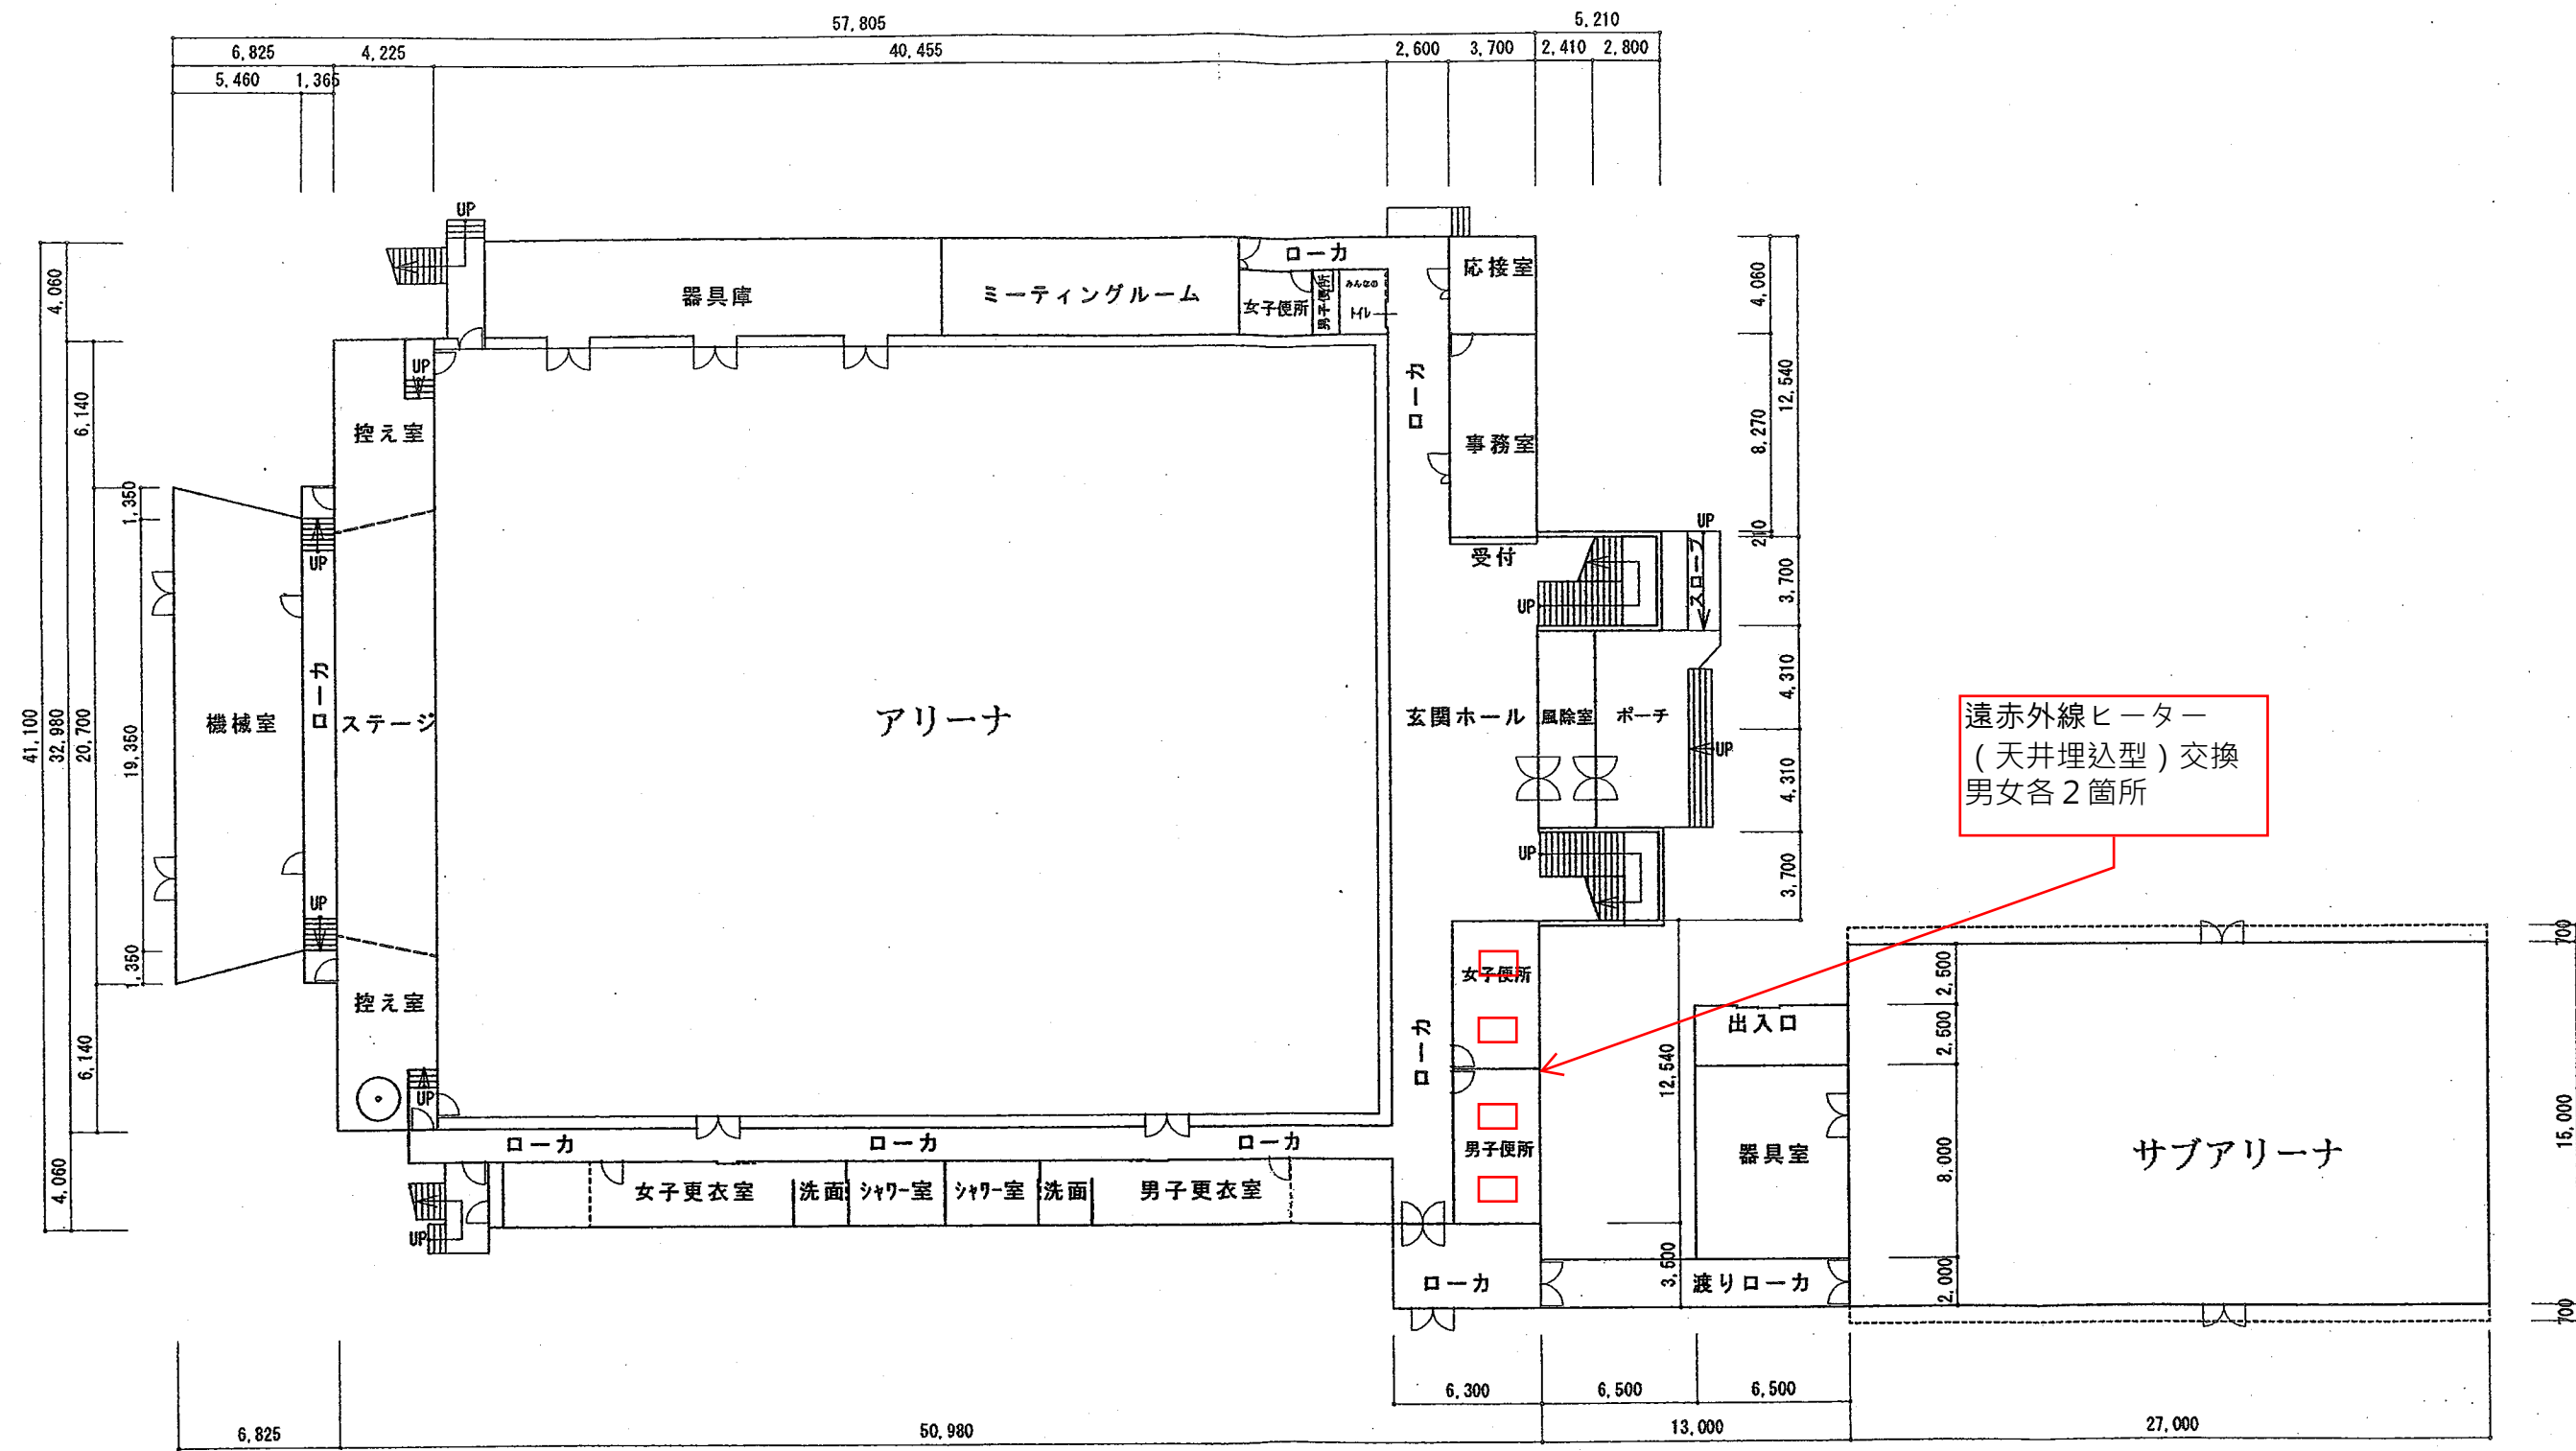

1階平面図 S=1:300

建物名称			図面名称		縮尺	
鷹巣体育館			1階平面図		1:300	No. 2