

阿仁学園 令和7年度ストーブ更新実施一覧

ストーブ台数 3 台

番号	設置場所	購入 年度	メーカー	型式	製造年度	修繕内容
①	1 F 体育館 (ステージ 向かって左側、ス テージ から1か所目)	-	サンポット	FF-183CTS	1998製	更新
②	1 F 体育館 (ステージ 向かって左側、ス テージ から3か所目)	-	サンポット	FF-183CTS	1998製	更新
③	1 F 体育館 (ステージ 向かって右側、ス テージ から1か所目)	-	サンポット	FF-183CTS	1998製	更新

機種選定 FF-18000CTS E同等品

令和 6 年度

平面図

縮尺

1/600 (A4)

学校名


義務教育学校
阿仁学園前期課程

調査番号

(都道府県) (市町村) (学校)
05 21 3 F 50 0

整理番号

1154

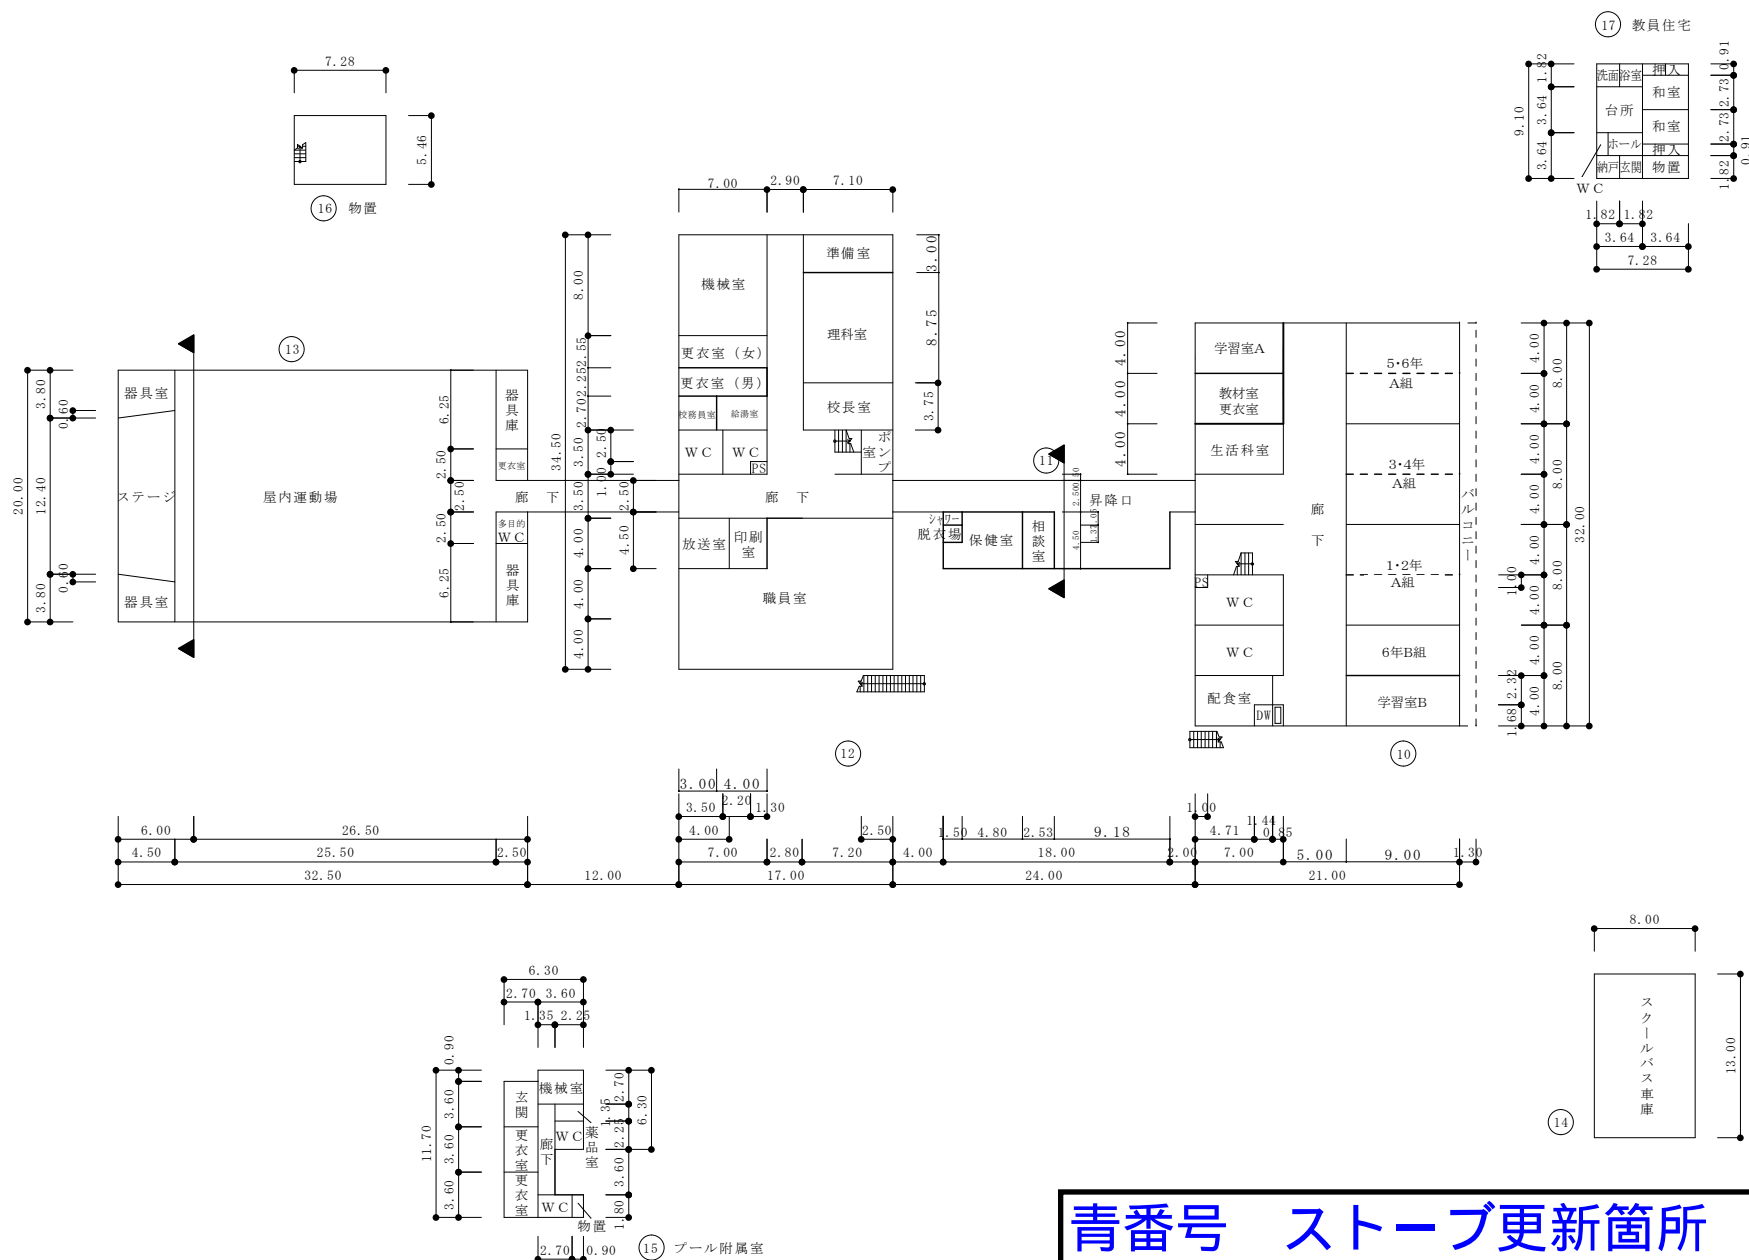

1 階 平面図

青番号 ストープ更新箇所