


北秋田市 水道施設集中監視システム系統図 (2/3)

NON SCALE

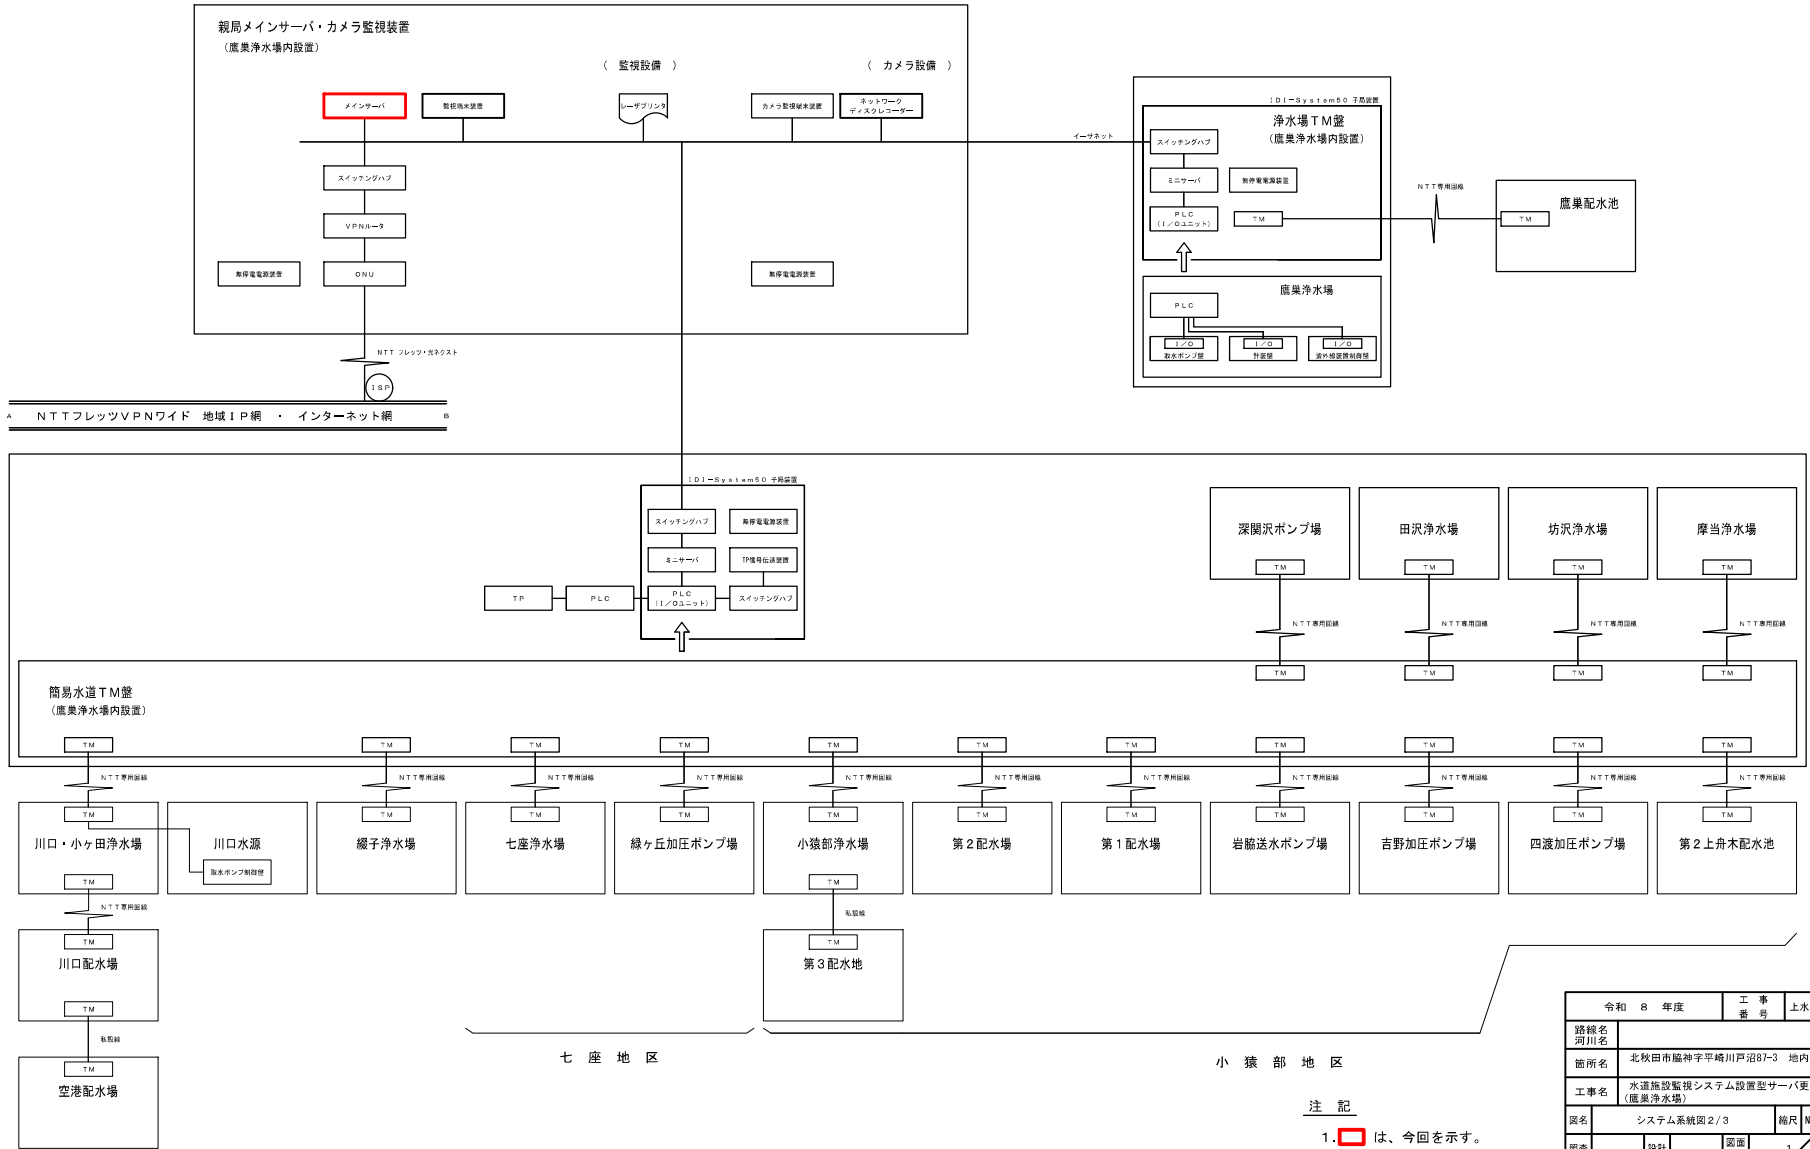

令和 8 年度	工 事 番 号	上水工第9号
路線名 河川名	北秋田市麻神字平崎川戸沼87-3 地内	
箇所名	水道施設監視システム設置型サーバ更新工事 (鹿巣浄水場)	
図名	システム系統図 2/3	縮尺 NON SCALE
照査	設計	図面 番号 1 / 3
北秋田市建設部上下水道課		

- 注 記
1. は、今回を示す。
 2. は、機能増設を示す。

鷹巣浄水場 2階電気平面図

S=1:60



機器名表

記号	機器名称	備考
A	高圧受電盤	
B	主要圧着盤	
C	切換照明盤	
D	補機盤	
E	No.3送水ポンプ盤	
F	No.2送水ポンプ盤	
G	No.1送水ポンプ盤	
H	取水ポンプ盤	
I	計量盤	
J	原水ポンプ制御盤	
K	薬液調整制御盤	
L	浄水場テレメータ盤	
M	更新水道テレメータ盤	
N	中央監視設備局	7-10(新)
O	プリンタ	
P	保安警報	

注記


1. は、今回を示す。
2. は、機能増設を示す。

令和 8 年度	工 事 番 号	上水工第9号
路線名 河川名	北秋田市鷹巣字平崎川戸沼07-3 地内	
箇所名	水漏施設監視システム設置型サーバ更新工事 (鷹巣浄水場)	
図名	鷹巣浄水場 2階電気平面図	縮尺 S=1:60
原案	設計	図面 番号
		2 / 3
北秋田市建設部上下水道課		


中央監視設備親局外形図

S=1:20


正面図

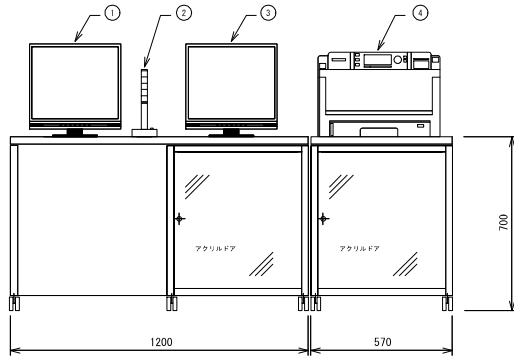

側面図

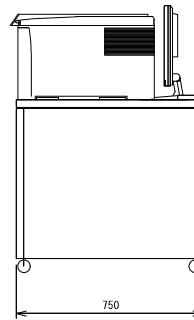

内部配置図

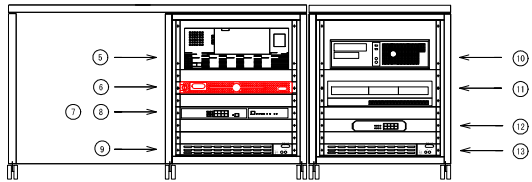

監視端末=機器構成 (移設品)

番号	機器名=称	番号	機器名=称
①	監視端末用カラー液晶モニター	⑨	無停電電源装置
②	警報出力装置	⑩	カメラ用端末装置
③	カメラ用カラー液晶モニター	⑪	ネットワークディスクレコーダー
④	A3対応カラーレーザープリンタ	⑫	スイッチングハブ
⑤	監視端末装置	⑬	無停電電源装置
⑥	メインサーバ		
⑦	VPNルータ		
⑧	リモートパワーコントローラ		

注記

1. は、今回を示す。
2. は、機能増設を示す。

令和 8 年度		工事番号	上水工第 9 号
路線名 河川名	北秋田市藤神字平崎川戸沼87-3 地内		
箇所名	水道施設監視システム設置型サーバ更新工事 (鹿島浄水場)		
工事名	中央監視設備親局外形図		
図名	縮尺	S=1:20	
照査	設計	図面番号	3 / 3
北秋田市建設部上下水道課			